


RZUT PIWNIC - BUDYNEK SZKOŁY

Skala 1:35

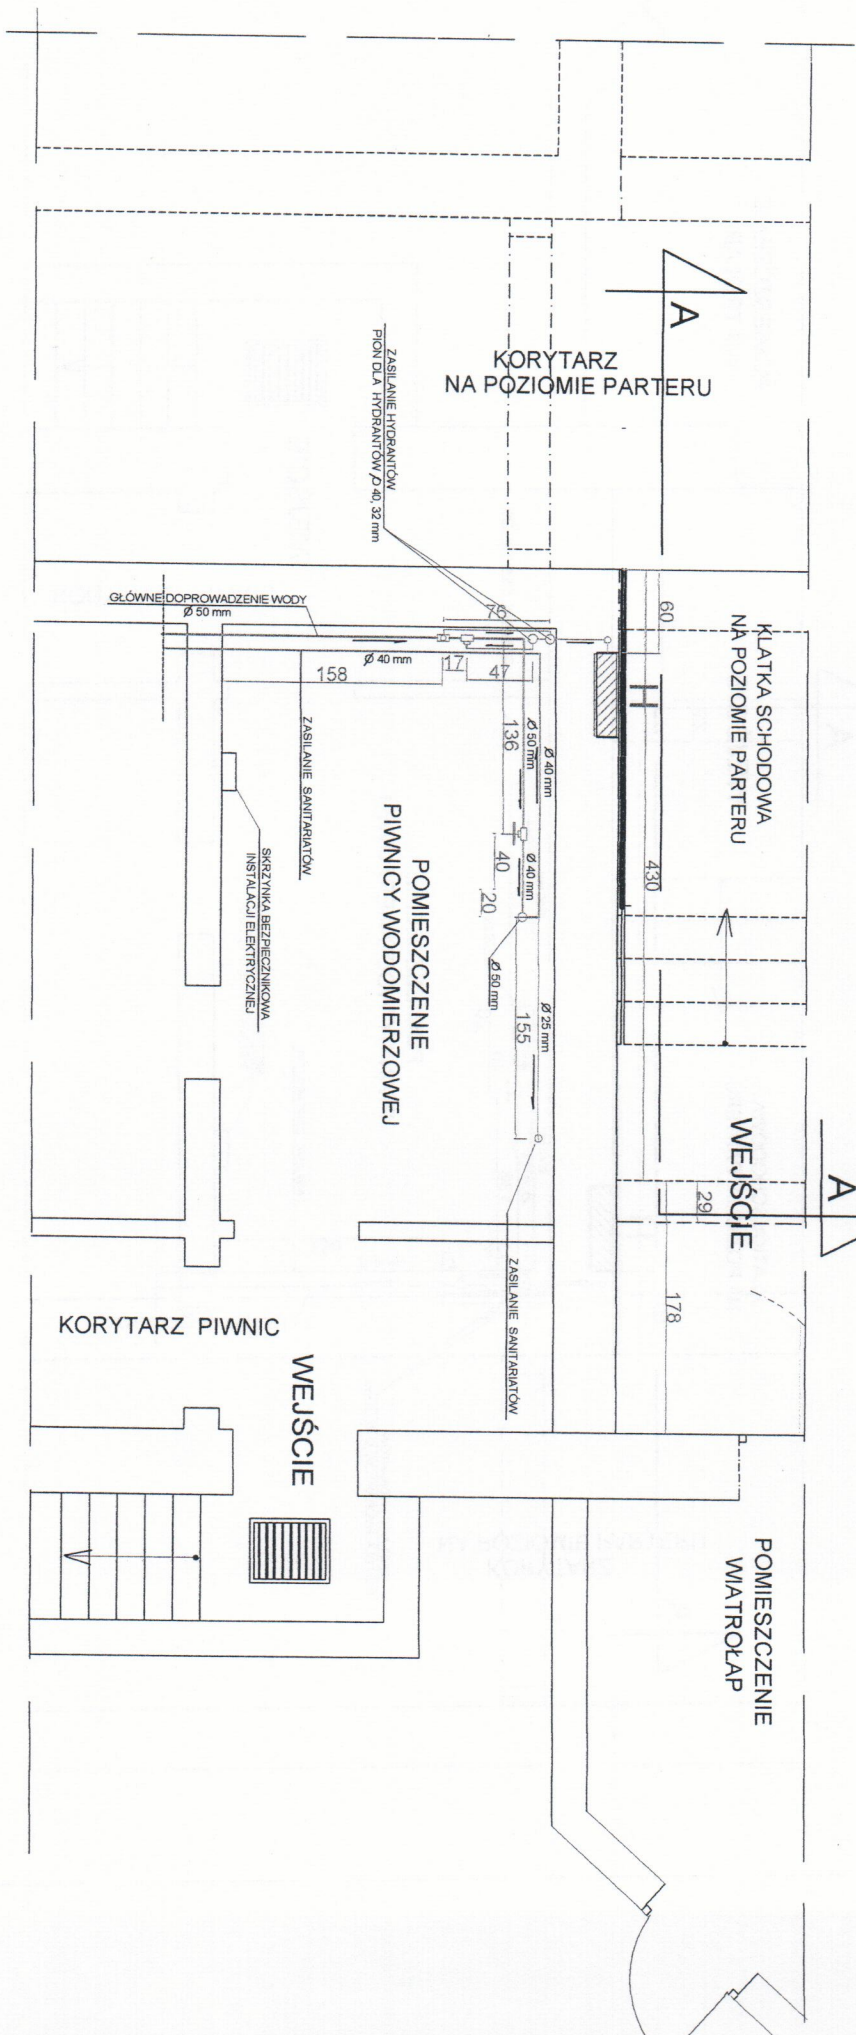

OZNACZENIA


RURA DOPROWADZAJĄCA, ZASILAJĄCA INSTALACJI P.POZ Ø 50, 40, 32, 25 mm.

SZAFKA PODTYNKOWA HYDRANTOWA

OBIEKT	SZKOŁA PODSTAWOWA W RADOWINIE	SKALA	1:35
ADRES	RADOWIN 87-404 RADOWIN	DATA	04/2010
TEMAT	RZUT POMIESZCZEN PIWNICY WODOMIERZOWEJ	NR. RS.	1
BRANŻA	SANITARNIA		
Projektant	Upr. bud. DA-V/342-S/1493 WK		
Opisownik	Specjalist. INSTALACJI SANITARNYCH		
Opisownik	Helina Gajkowska		

RZUT PARTERU - BUDYNEK SZKOŁY

Skala 1:35

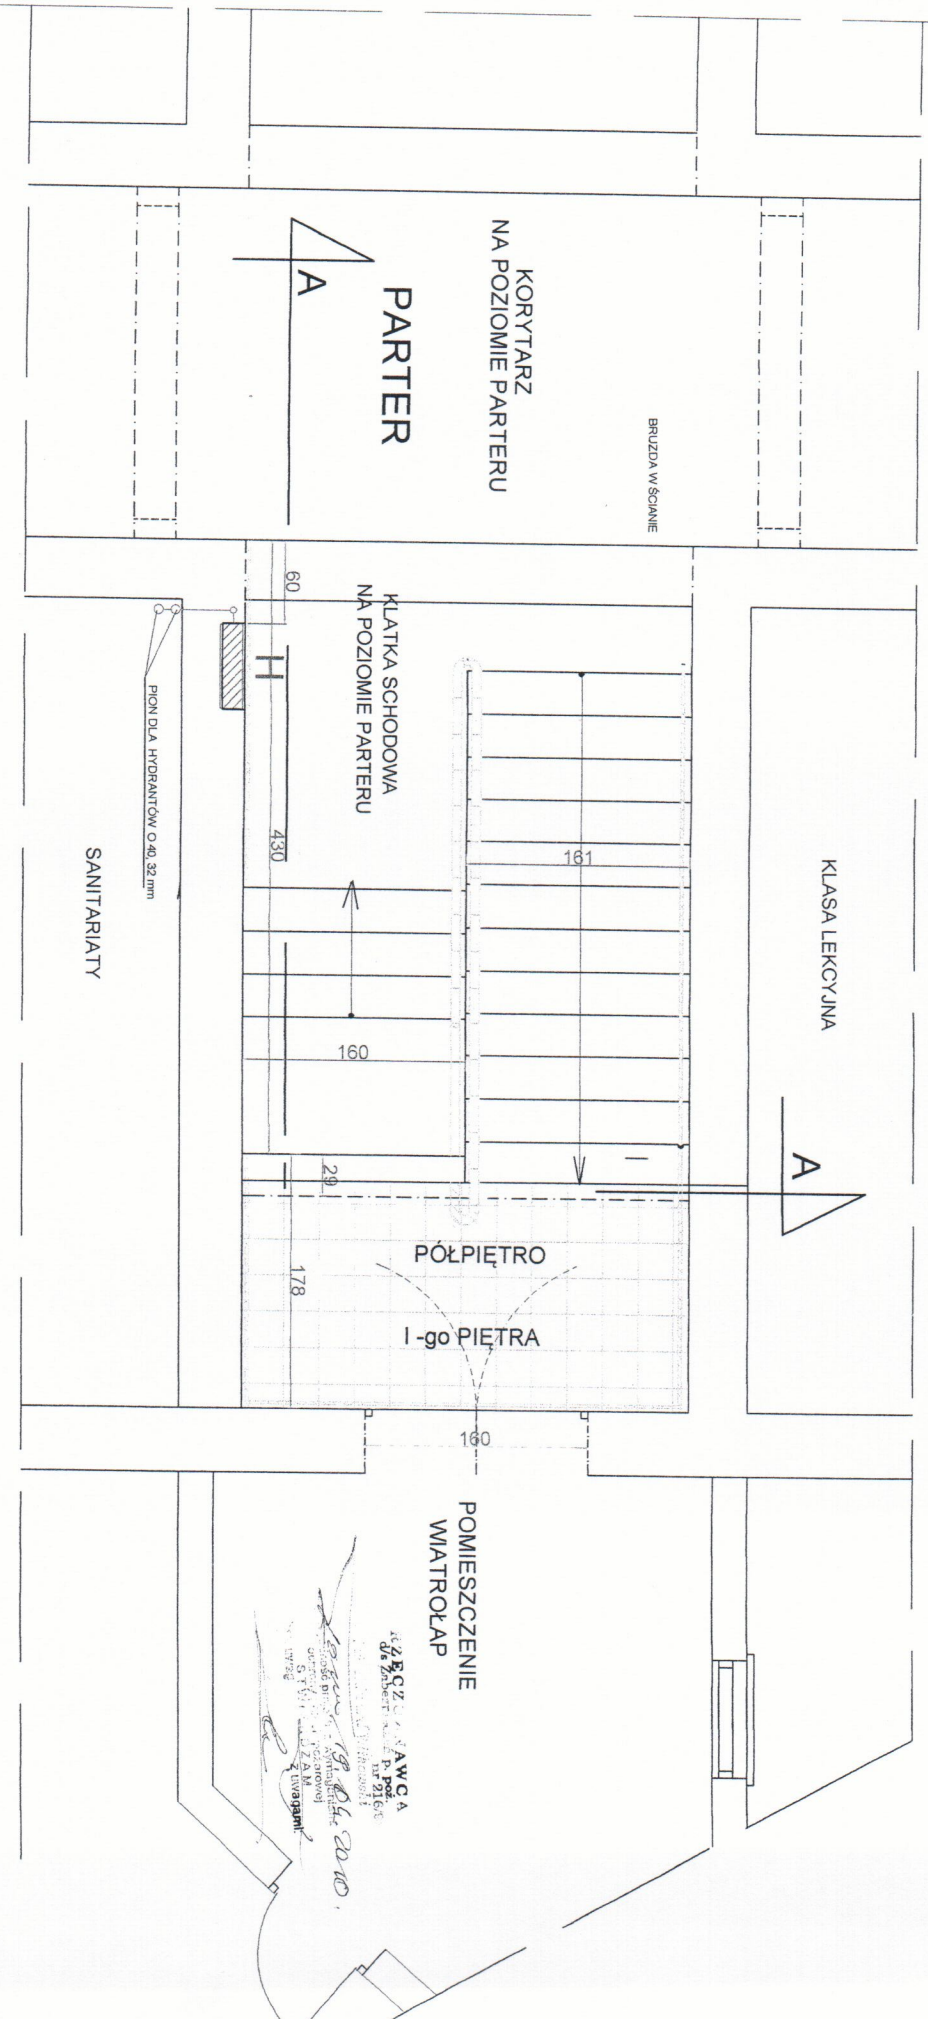

OZNACZENIA


RURA ROZPROWADZAJĄCA, ZASILAJĄCA INSTALACJI P.POŻ O 50, 40, 32, 25 mm.

SZAFKA PODTYNKOWA HYDRANTOWA

OBJEKT	SZKOŁA PODSTAWOWA W RADOMINIE	SKALA
ADRES	RADOMIN 87-404 RADOMIN	04/2010
TEMAT	RZUT PARTERU - INSTALACJA HYDRANTOWA	Nr Rys. 2
BRANŻA	SANITARNA	
Projektant	Urb. bud.	
Andrzej Gajkowski	Instalacyjno-Inżynierskiej	
Opis i wykonanie	Instalacji Sanitarnych	
Halina Gajkowska		

RZUT PIĘTRA - BUDYNEK SZKOŁY

Skala 1:35

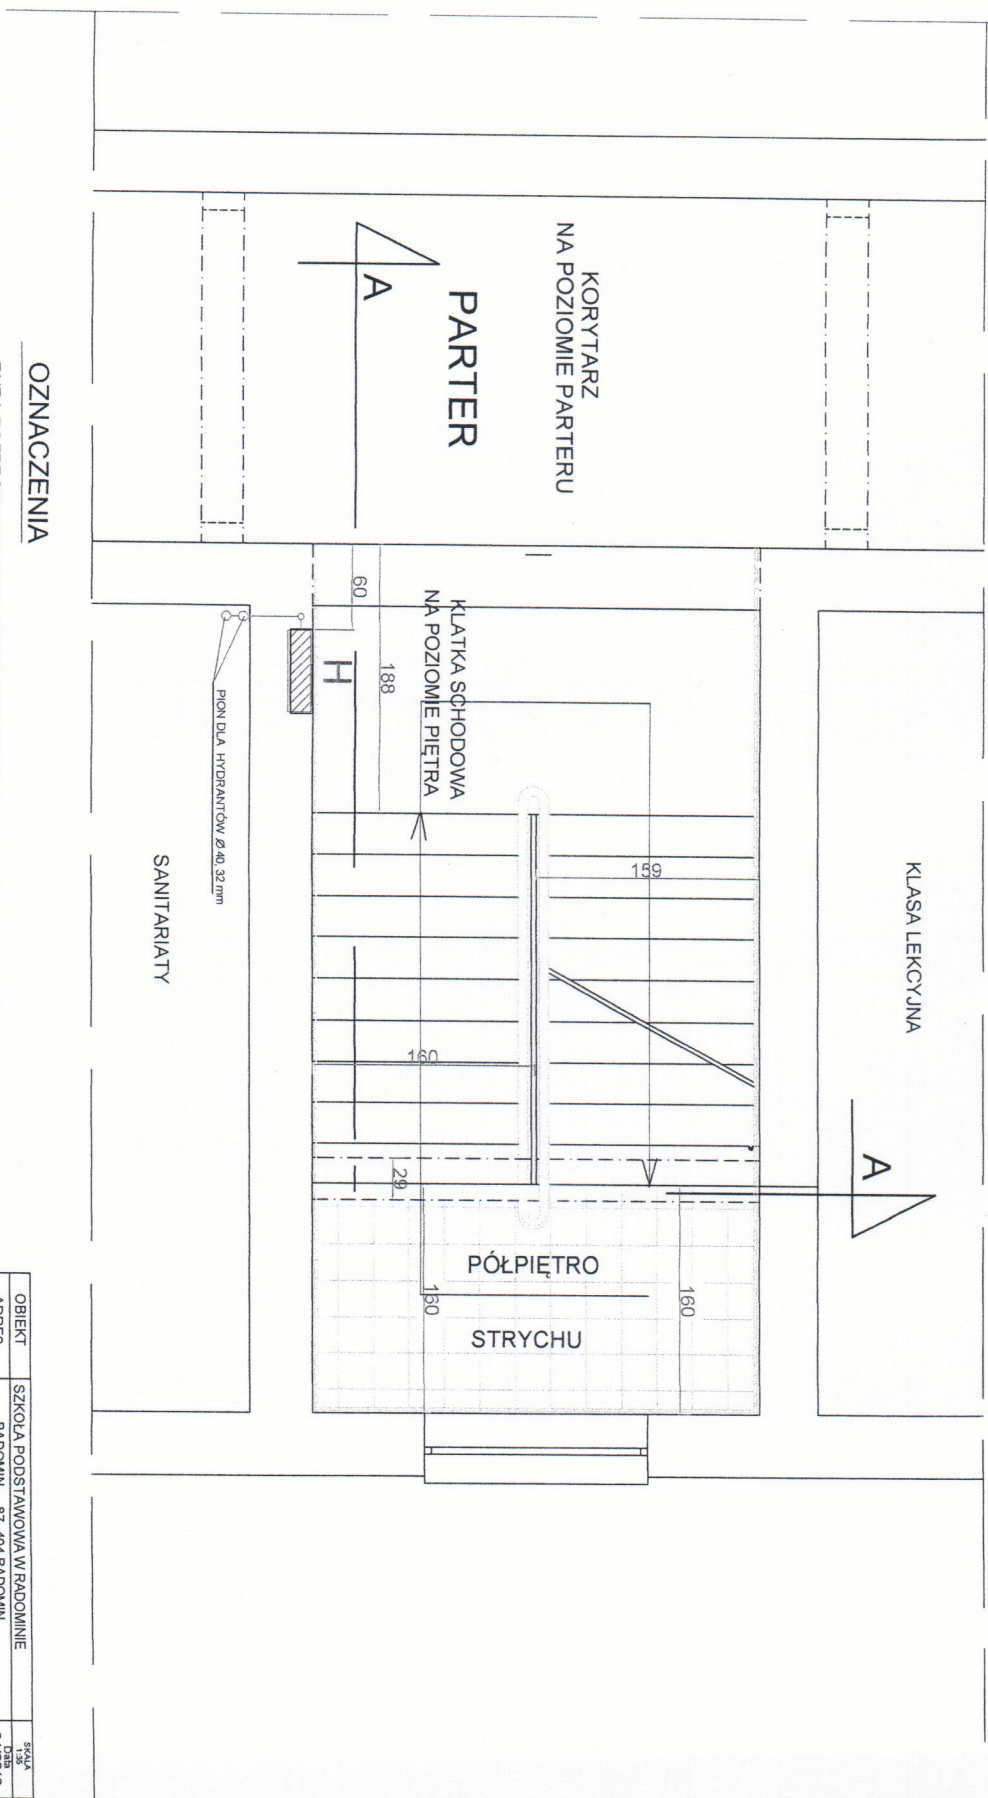

OZNACZENIA

RURA ROZPROWADZAJĄCA, ZASILAJĄCA INSTALACJI P. POŻ. Ø 50, 40, 32, 25 mm.
SZAŁKA PODTYNKOWA HYDRANTOWA




OBIEKT	SZKOŁA PODSTAWOWA W RADOWIE	SKALA	1:35
ADRES	RADOWIE 87-404 RADOWIE	DATA	04/2010
TEMAT	RZUT PIĘTRA - INSTALACJA HYDRANTOWA	NR DOK.	3
BRANŻA	SANITARNIA	Upr. bud.	UA-V-7342-51/193 WK
Projektant	Andrzej Gajkowski	Specjalność	INSTALACJO-INŻYNIERSKIEJ
Wykonawca	Halina Gajkowska		INSTALACJI SANITARNYCH


PRZEKRÓJ A - A BUDYNEK SZKOŁY

ROZMIESZCZENIE HYDRANTÓW P.POŻ.

Skala 1:35

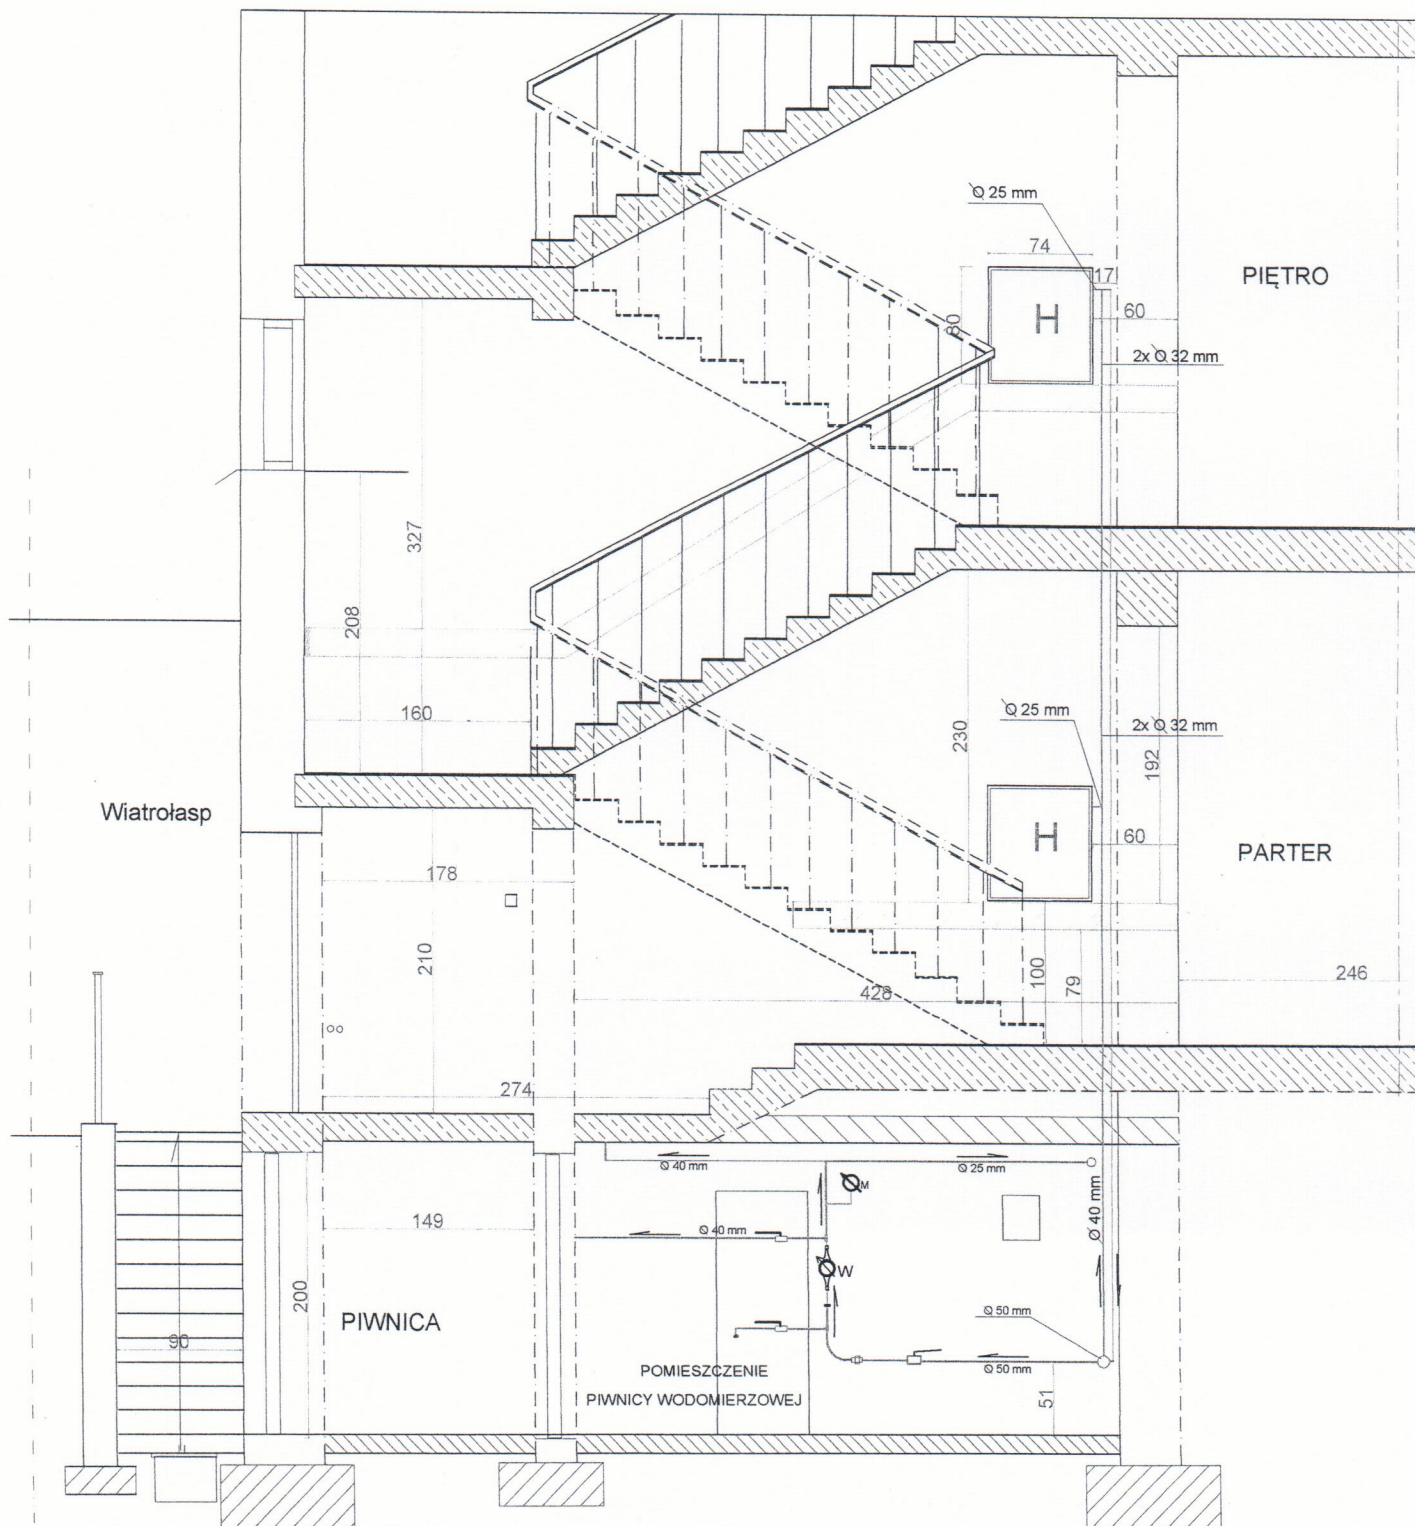

OZNACZENIA

 

RURA ROZPROWADZAJĄCA, ZASILAJĄCA INSTALACJI P.POŻ O 50,40, 32, 25 mm.

SZAFKA PODTYNKOWA HYDRANTOWA

WODOMIERZ


MANOMETR TARCZOWY

W
M

OBIEKT	SZKOŁA PODSTAWOWA W RADOMINIE	SKALA
ADRES	RADOMIN 87- 404 RADOMIN	1:35
TEMAT	PRZEKROJ A - A PROJ. INSTAL. HYDRANTOWA	Data 04/2010
BRANŻA	SANITARNA	Nr Rys. 4.
Projektant	Upr bud. UA-V-7342-5/14/93 Wk	
Opracowała	Specjalność INSTALACYJNO-INŻYNIERSKIEJ	
Halina Gajkowska	W zakresie INSTALACJI SANITARNYCH	

ROZWINIĘCIE INSTALACJI HYDRANTOWEJ

Skala 1:35

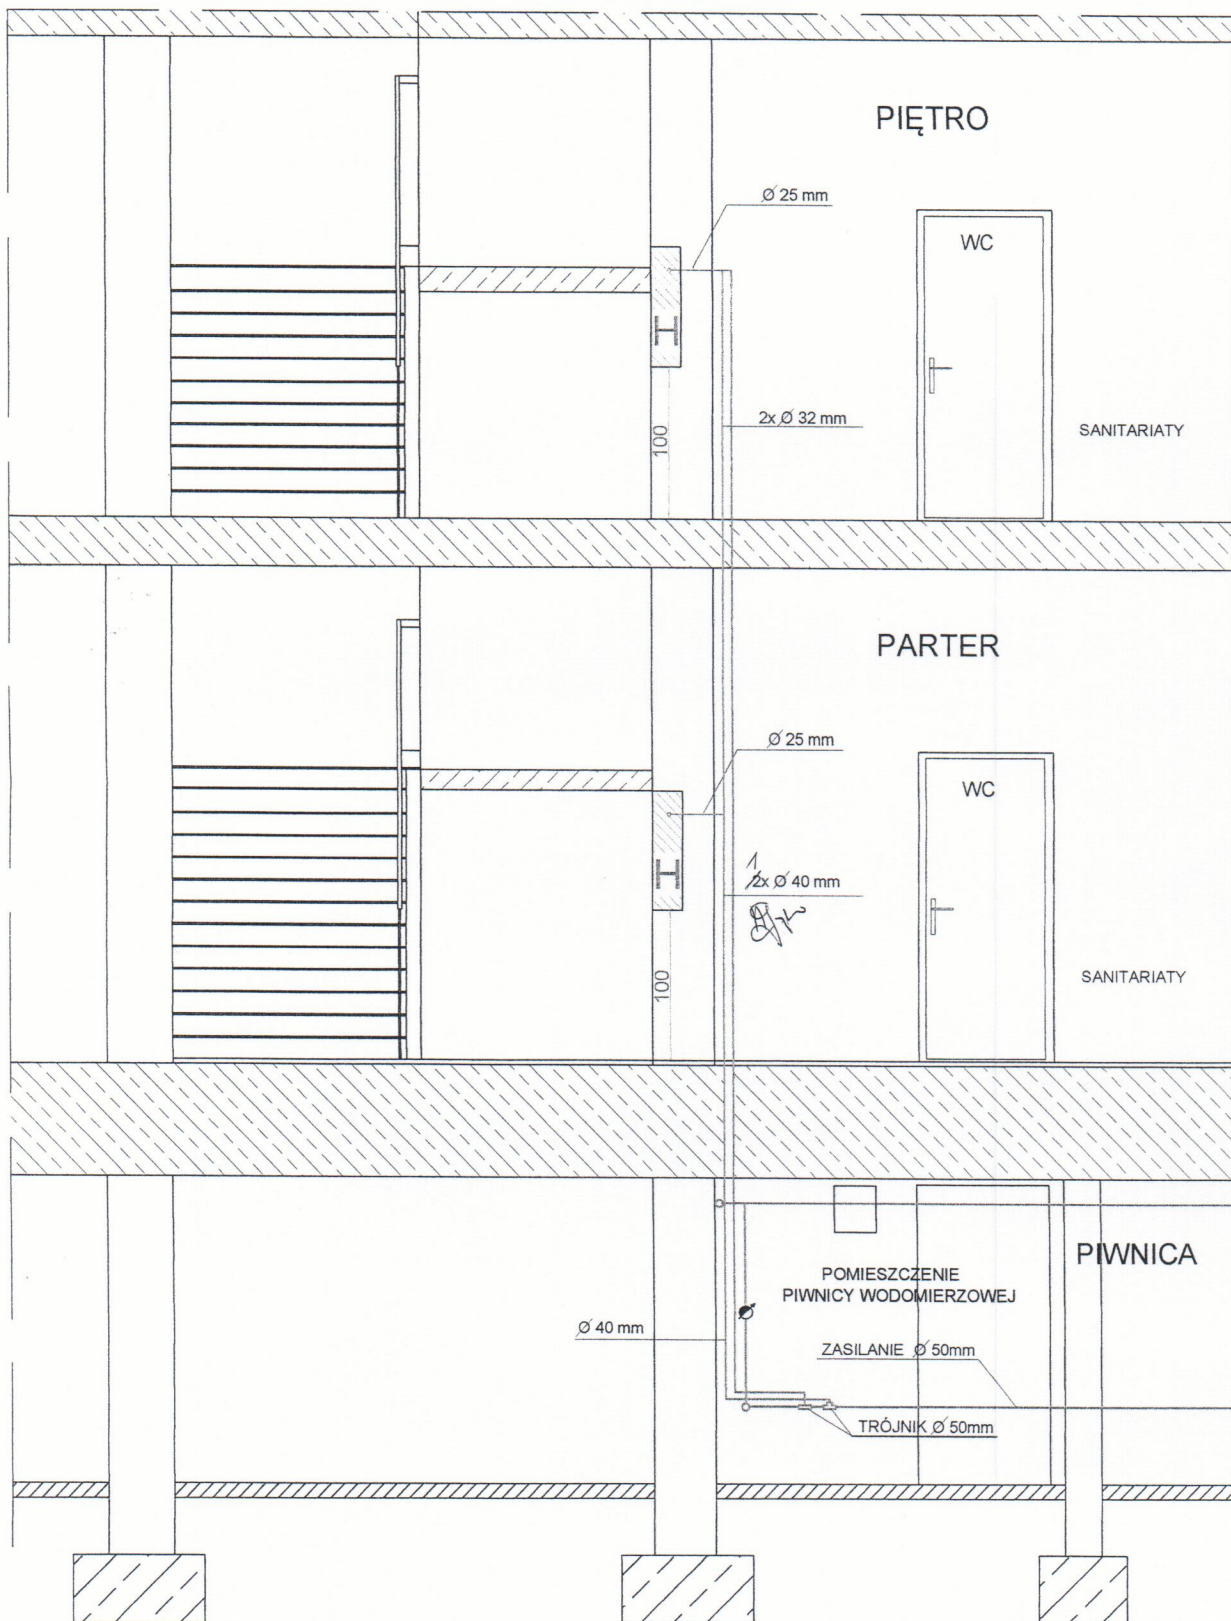

OZNACZENIA

-  RURA ROZPROWADZAJĄCA, ZASILAJĄCA INSTALACJI P.POŻ Q40, 32, 25,
 SZAFKA PODTYNKOWA HYDRANTOWA

OBIEKT	BUDYNEK SZKOLNY PODSTAWOWEJ	UŚS
ADRES	PLONNE GMINA RADOMIN	04/2010
TEMAT	PRZEMOJ I ROZWINIĘCIE INSTALACJI HYDRANTOWEJ	Nr. Byt. 5.
BRANŻA	SANITARNA	
Projektant	Andrzej Gajkowski	Upr. bud. UA-V-7342-5/14/83 Wk.
Specjalność	Instalacje inżynierskie	W zakresie
	INSTALACJI SANITARNYCH	