



 
Profil podłużny przyłącza wodociągowego - technologicznego

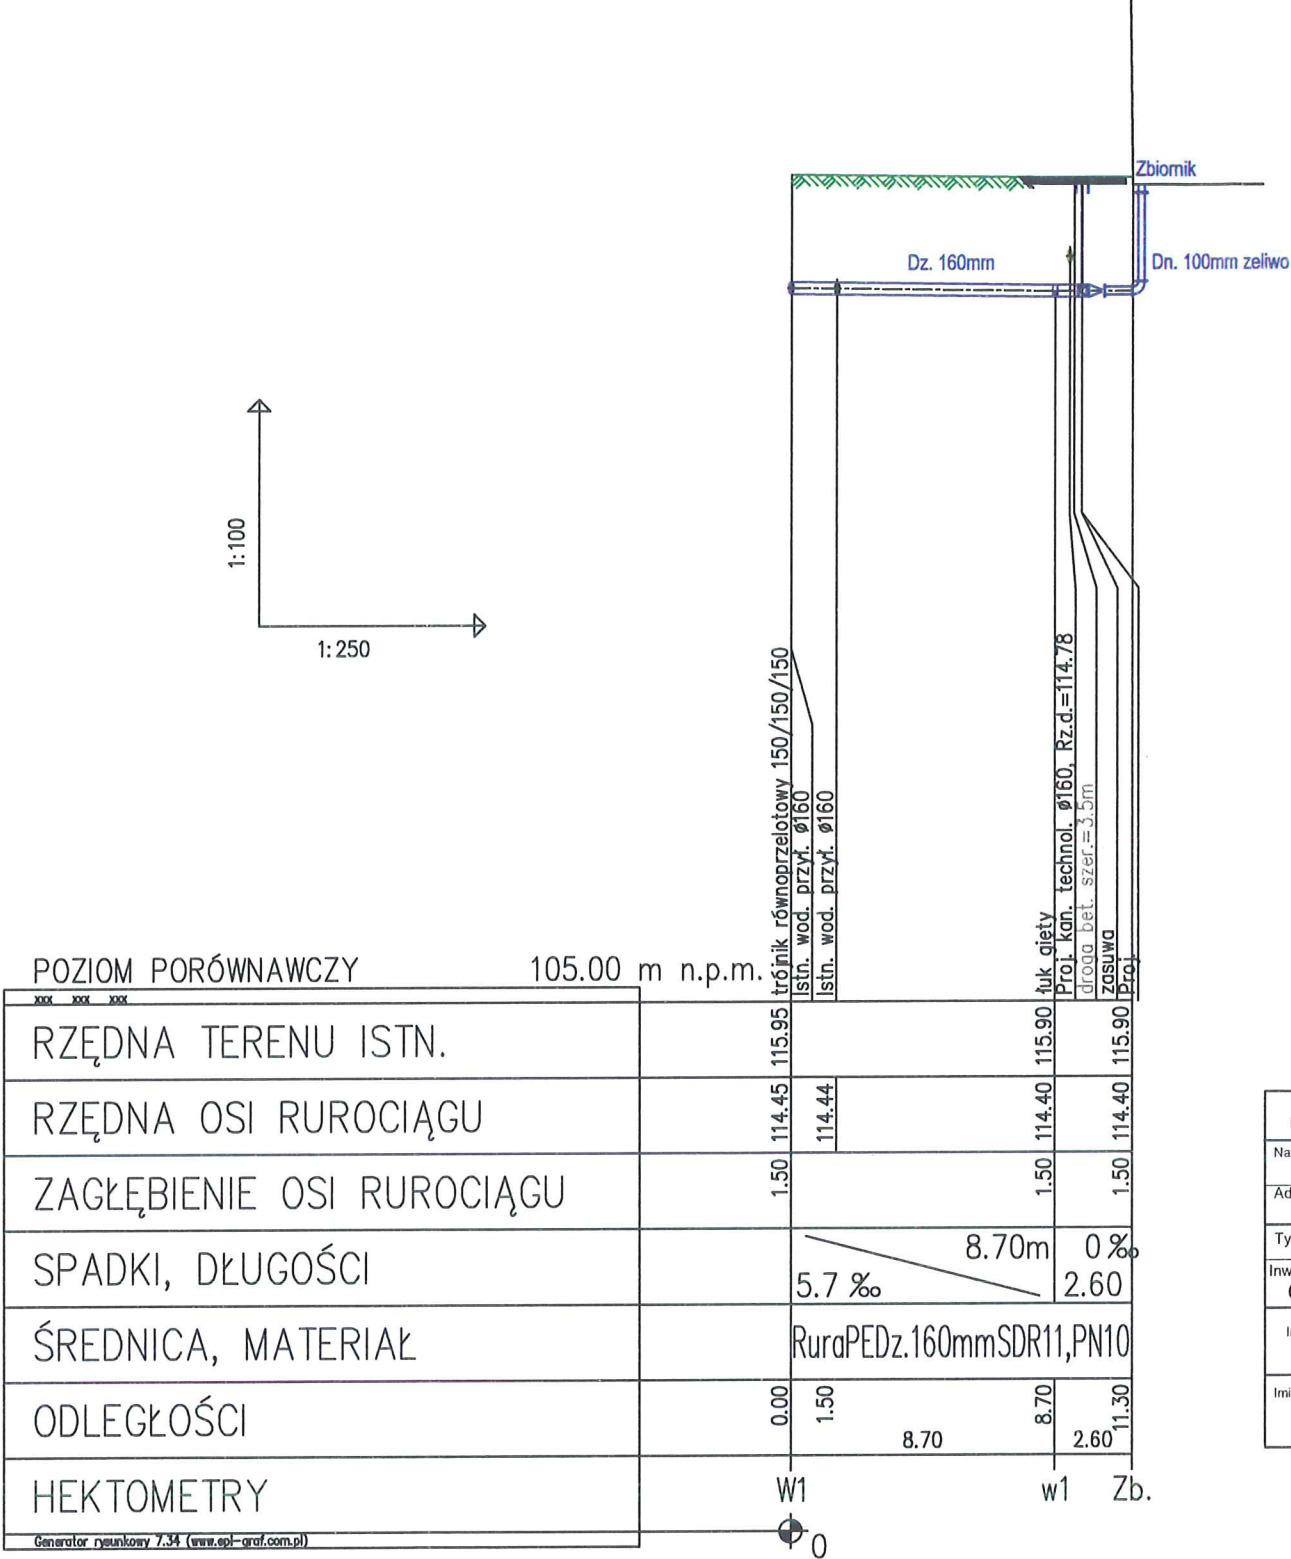

Jednostka projektowa	PROJEKTOWANIE I NADZORY WOD-KAN Witold Maciejewski ul. mjr Sucharskiego 3, 87-400 Golub-Dobrzyń		
Nazwa inwestycji: Budowa nadziemnego zbiornika retencyjnego wody uzdatnionej wraz z podłączeniem do istniejącej instalacji, na terenie Stacji Uzdatniania Wody, na działce nr 169/5, obręb Dulska, gmina Radomin			
Adres inwestycji: Dz. nr : 169/5, jedn. ewid. 040505 2, obręb Dulska 0002, gm. Radomin			
Tytuł opracowania: Profil podłużny przyłącza wodociągowego -technologicznego		Skala 1:100:250	Nr rysunku 3
Inwestor: Gmina RADOMIN Radomin 1a, 87-404 Radomin			
Imię i nazwisko projektanta: Witold Maciejewski	Specjalność i numer uprawnień budowlanych: uprawnienia projektowe w specjalności instalacyjno - inżynierskiej w zakresie sieci wodociągowych i kanalizacyjnych Nr GP.1.7342/184/93/94	Data: 10.2016	Podpis: 
Imię i nazwisko sprawdzającego: Bartosz Kretkowski	Specjalność i numer uprawnień budowlanych: uprawnienia projektowe bez ograniczeń w specjalności instalacyjnej Nr KUP/0050/POOS/05	Data: 10.2016	Podpis: 

Profil podłużny przyłącza wodociągowego -technologicznego

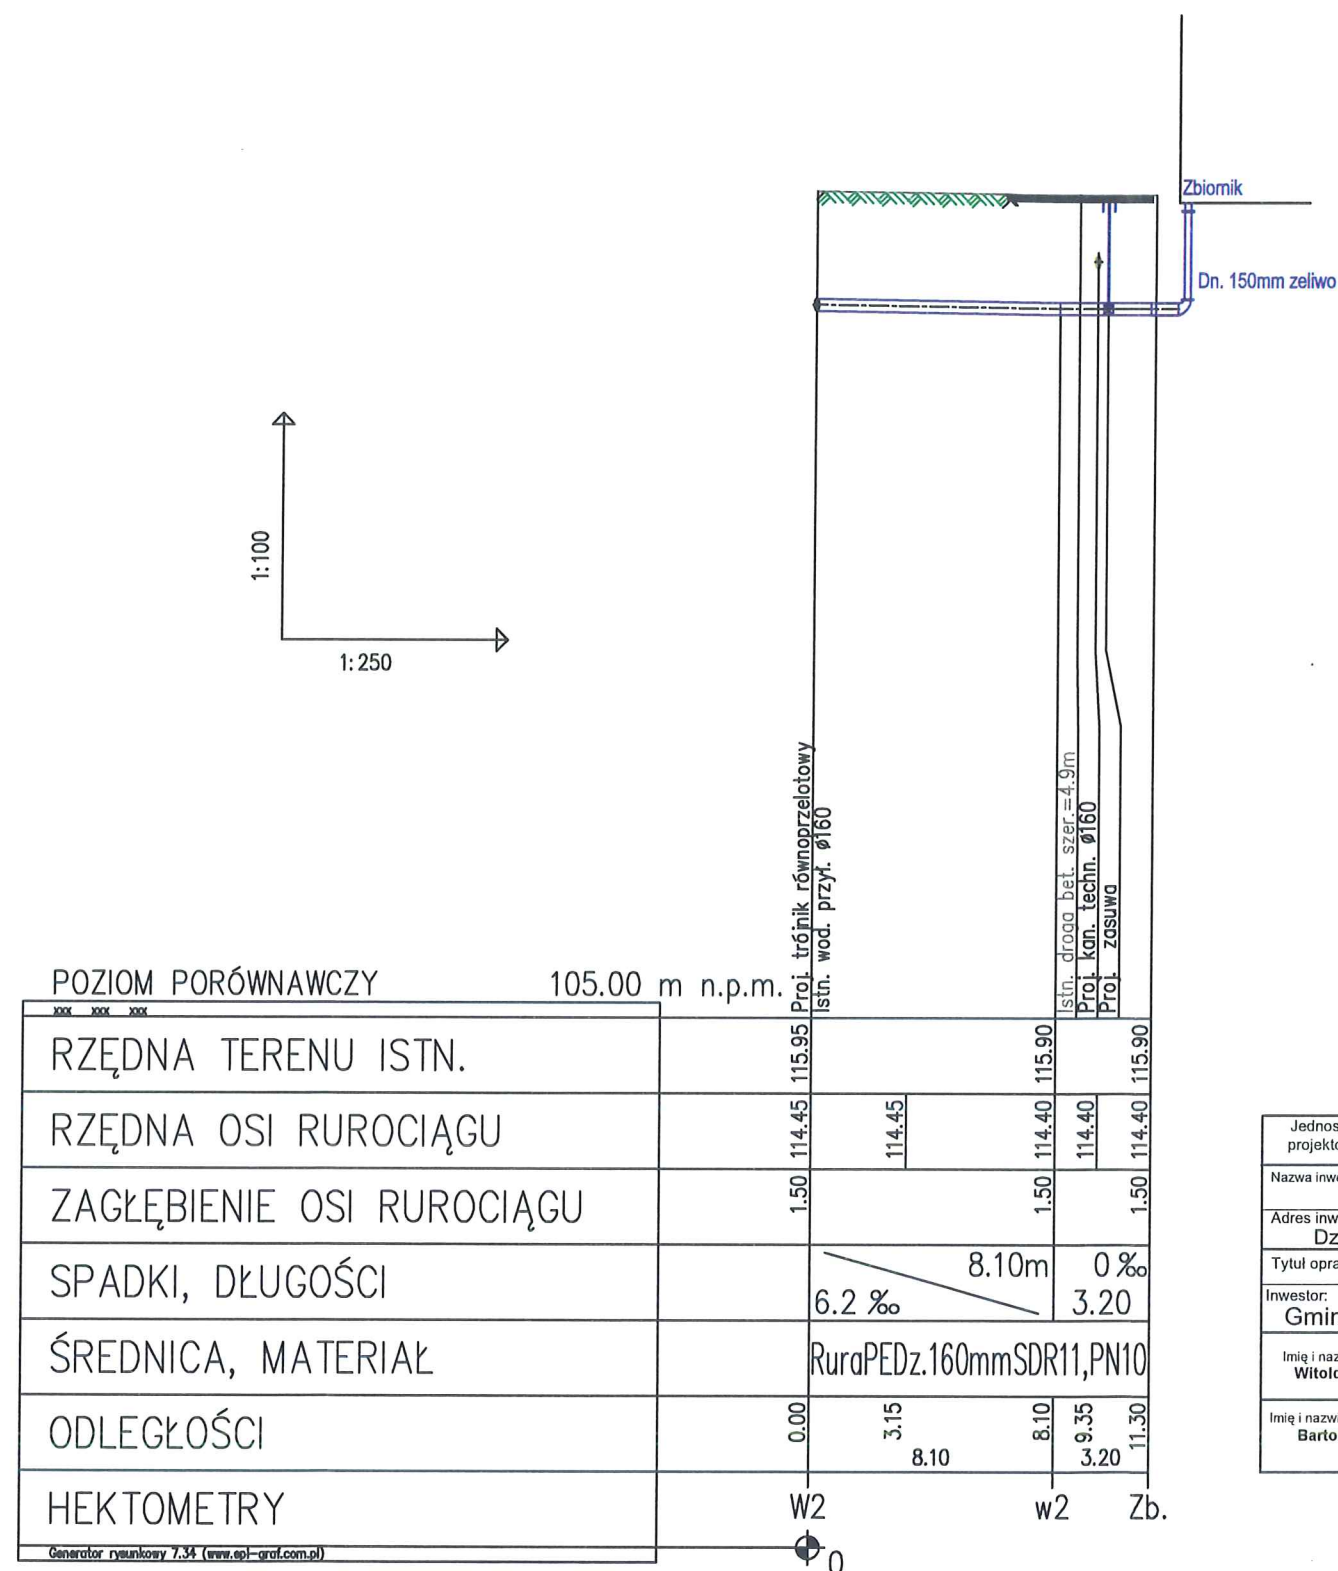

Jednostka projektowa	PROJEKTOWANIE I NADZORY WOD-KAN Witold Maciejewski ul. mjr Sucharskiego 3, 87-400 Golub-Dobrzyń		
Nazwa inwestycji: Budowa nadziemnego zbiornika retencyjnego wody uzdatnionej wraz z podłączeniem do istniejącej instalacji, na terenie Stacji Uzdatniania Wody, na działce nr 169/5, obręb Dułsk, gmina Radomin			
Adres inwestycji: Dz. nr : 169/5, jedn. ewid. 040505_2, obręb Dułsk 0002, gm. Radomin			
Tytuł opracowania: Profil podłużny przyłącza wodociągowego -technologicznego		Skala 1:100:250	Nr rysunku 3a
Inwestor: Gmina RADOMIN Radomin 1a, 87-404 Radomin			
Imię i nazwisko projektanta: Witold Maciejewski	Specjalność i numer uprawnień budowlanych: uprawnienia projektowe w specjalności instalacyjno - inżynierskiej w zakresie sieci wodociągowych i kanalizacyjnych Nr GP.1.7342/184/93/94	Data: 10.2016	Podpis: 
Imię i nazwisko sprawdzającego: Bartosz Kretkowski	Specjalność i numer uprawnień budowlanych: uprawnienia projektowe bez ograniczeń w specjalności instalacyjnej Nr KUP.0050/POOS/05	Data: 10.2016	Podpis: 