

Biuro Geodezji ARGEO Marek Kruczyński
 87-400 Golub-Dobrzyń, ul. Żeromskiego 40
 NIP 956-191-75-39, REGON 341591860
 tel. 504-343-293, mail:kruc.geodeta@wp.pl

Województwo: kujawsko-pomorskie
 Powiat: golubsko-dobrzyński (0405)
 Jednostka ewidencyjna: Radomin (040505_2)
 Obręb: Dulsk (0002)
 Działka:

MAPA DO CELÓW PROJEKTOWYCH

KERG 6640.908.2016, Układ wsp płaskich: 1965, strefa 3, układ odniesienia: Kronsztadt 60.
 Mapa aktualna na dzień 22.09.2016. Służebności gruntowych nie badano.


Marszałek województwa
 Świadczenie upr. 19613

SKALA 1:500

Zatwierdza się, że niniejszy dokument został opracowany w wyniku prac geodezyjnych i kartograficznych, których rezultaty zawiera operat techniczny wpisany do ewidencji materiałów państwowego zasobu geodezyjnego i kartograficznego

Organ prowadzący państwowy zasób geodezyjny i kartograficzny	STAROSTA GOLUBSKO-DOBZYŃSKI
Identyfikator ewidencyjny materiału zasobu - operatu technicznego	P.0405.20.1b.840
Data wpisania operatu technicznego do ewidencji materiałów zasobu	2016-09-23
Imię, nazwisko i podpis osoby reprezentującej organ	Z up. Starosty STARSZY GEODETA

inż. Paweł Warszawski

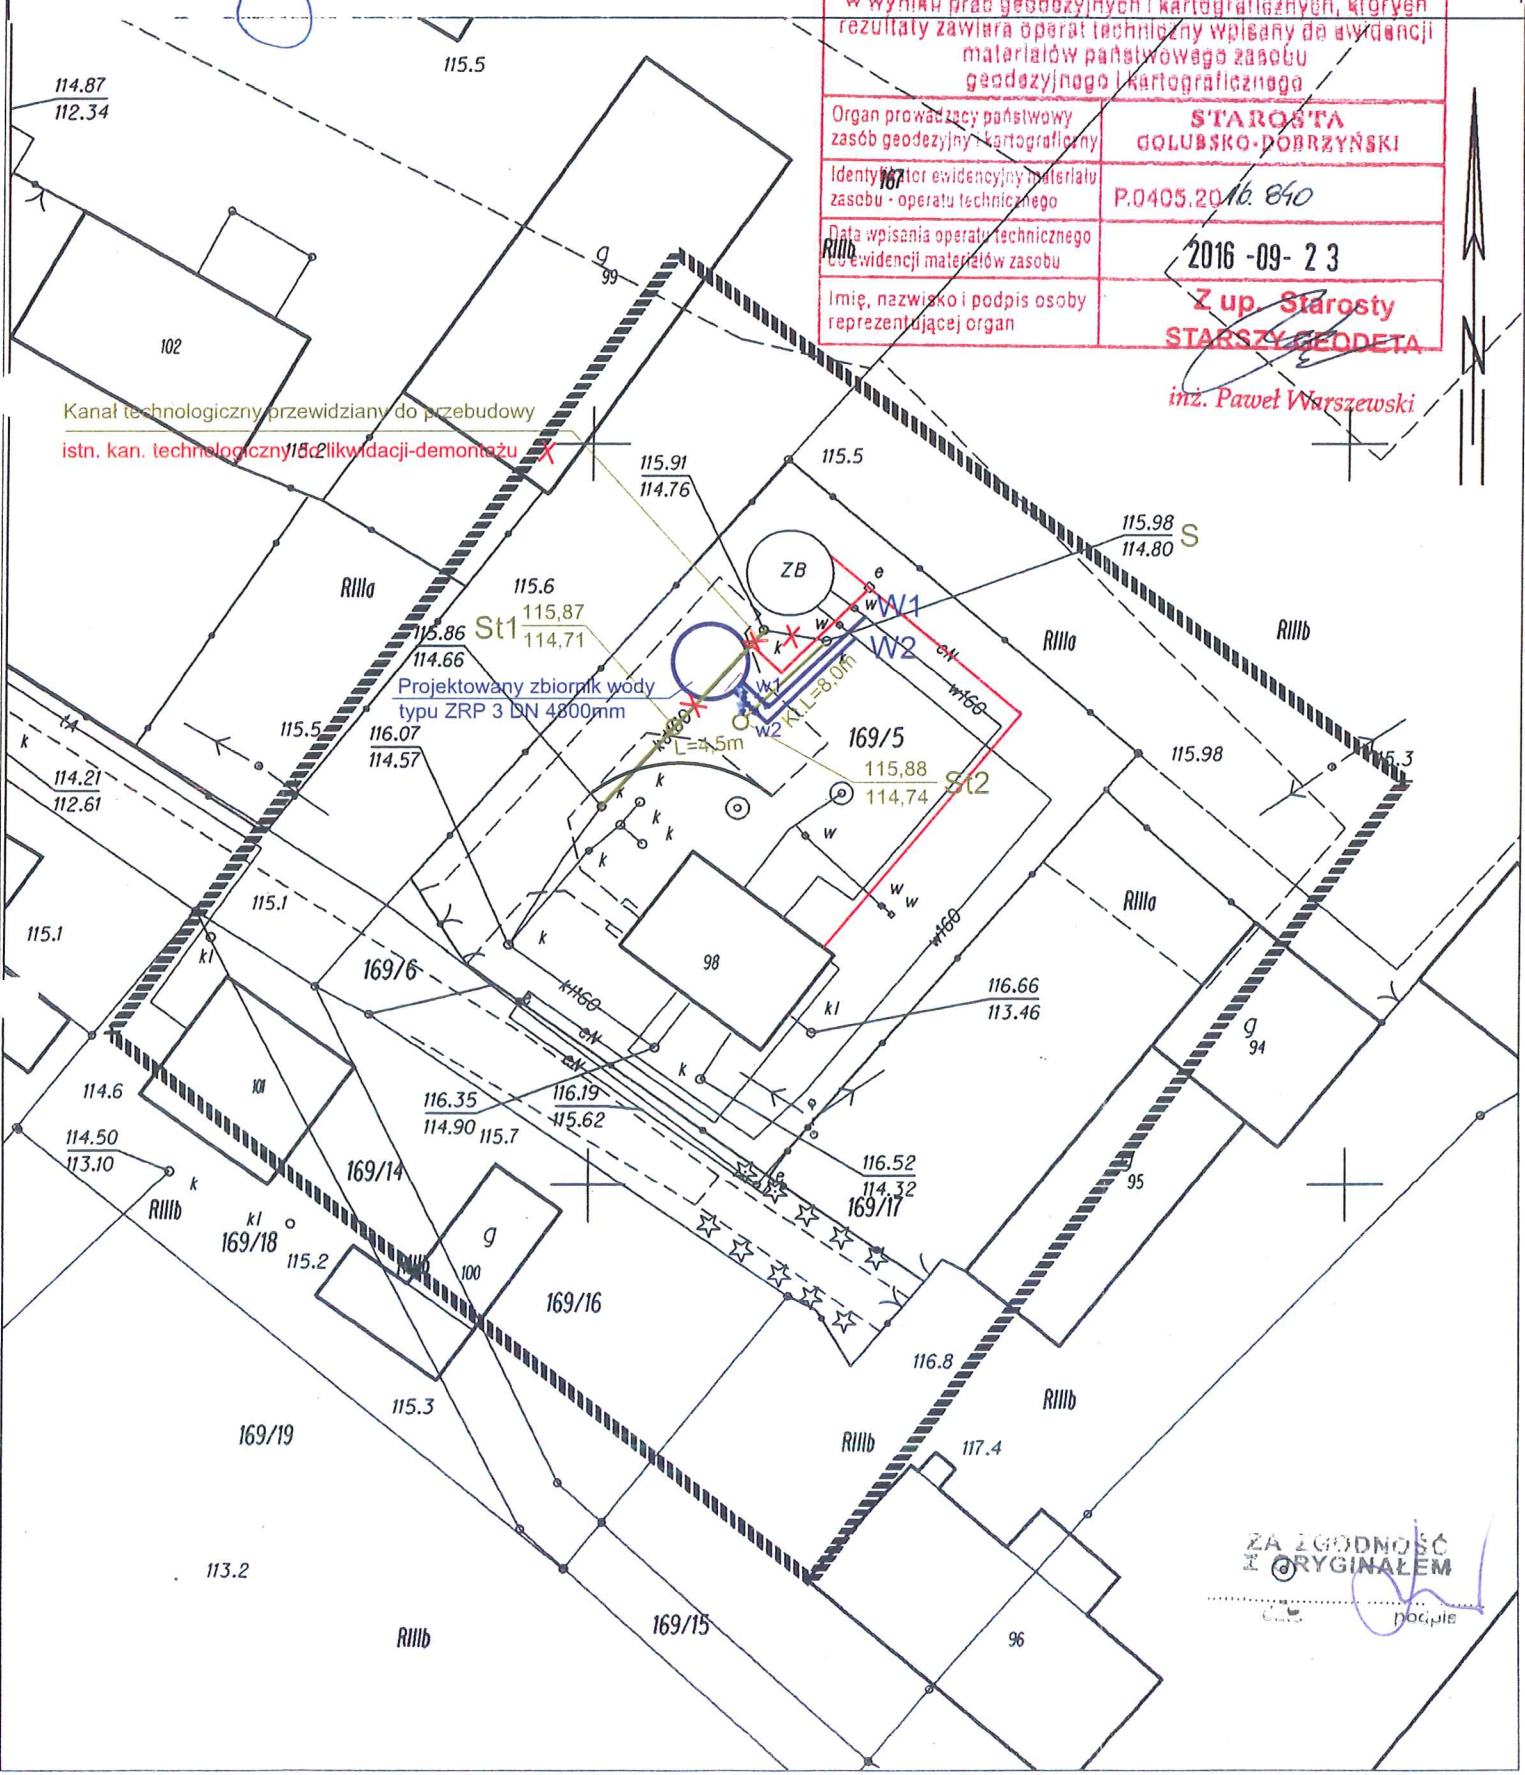

Załącznik do decyzji
 pozwolenia na budowę
 wydanej przez Starostę
 Golubsko-Dobrzyński

PROJEKT ZAGOSPODAROWANIA TERENU BUDOWA NADZIEMNEGO ZBIORNIKA RETENCYJNEGO WODY UZDATNIONEJ WRAZ Z PODŁĄCZENIEM DO ISTNIEJĄCEJ INSTALACJI, NA TERENIE STACJI UZDATNIANIA WODY, NA DZIAŁCE NR 169/ 5 OBRĘB DULSK, GMINA RADOMIN

**INWESTOR: GMINA RADOMIN
 RADOMIN 1a
 87-404 RADOMIN**

**STAROSTA
 GOLUBSKO-DOBZYŃSKI**
 Plac Tysiąclecia 25
 87-400 Golub-Dobrzyń
 tel. 56 683 53 50/61, fax 56 475 61 11

**Projekt zagospodarowania
 Zatwierdza się
 dnia 2017-03-10
 podpis: STAROSTY**

mjr inż. Stanisław Ostłacki
 upr. OAN-IV/8346/10/T0/86
 w specjalności instalacyjno-inżynierskiej
 w zakresie sieci i instalacji elektrycznych

mgr Agnieszka Celmer
 Kierownik Wydziału
 Architektury i Budownictwa

Jednostka projektowa	PROJEKTOWANIE I NADZORY WOD-KAN Witold Maciejewski ul. mjr Sucharskiego 3, 87-400 Golub-Dobrzyń		
Nazwa inwestycji	Budowa nadziemnego zbiornika retencyjnego wody uzdatnionej wraz z podłączeniem do istniejącej instalacji, na terenie Stacji Uzdatniania Wody, na działce nr 169/5, obręb Dulsk, gmina Radomin		
Adres inwestycji	Dz. nr : 169/5, jedn. ewid. 040505_2, obręb Dulsk 0002, gm. Radomin		
Tytuł opracowania	Skala	Nr rysunku	
Investor	1:500	1	
Gmina RADOMIN Radomin 1a, 87-404 Radomin			
Imię i nazwisko projektanta	Specjalność i numer uprawnień budowlanych: uprawnienia projektowe w specjalności instalacyjno-inżynierskiej w zakresie sieci wodociagowych i kanalizacyjnych Nr GP.1.7342/184/93/94	Data:	Podpis:
Witold Maciejewski		10.2016	
Imię i nazwisko sprawdzającego	Specjalność i numer uprawnień budowlanych: uprawnienia projektowe bez ograniczeń w specjalności instalacyjnej Nr KUP/0050/POOS/05	Data:	Podpis:
Bartosz Kretkowski		10.2016	

ZA ZGODNOŚĆ
 Z ORYGINAŁEM
 [Podpis]